


| | |
|--|--|
| Poświadczam się zgodność niniejszej kopii z treścią materiału państwowego zasobu geodezyjnego i kartograficznego | |
| Organ prowadzący państwowy zasób geodezyjny i kartograficzny | STAROSTA KUTNOWSKI 99-300 Kutno ul. Tadeusza Kościuszki 16 |
| Nazwa materiału zasobu | mapa zasadnicza gm. Nowe Ostrowy dziel. Grochów dz. nr 201/1 |
| Identyfikator ewidencyjny materiału zasobu | seria 1892000 6.174.31.10.1 skala 1:1000 |
| Data wykonania kopii | 30.10.2014r. |
| Imię, nazwisko i podpis osoby reprezentującej organ | |

GPN 6642.1299.2014

Z up. Starosty
Główny Specjalista ds. Geodezji
mgr inż. Jolanta Niewiadomska

3 PROJEKT ZAGOSPODAROWANIA TERENU

DZIAŁKA NR 201/1 OBRĘB GROCHÓW
GM. NOWE OSTROWY
Pan Trzeciak Honorata
zam. Grochówek 17 gm. Nowe Ostrowy

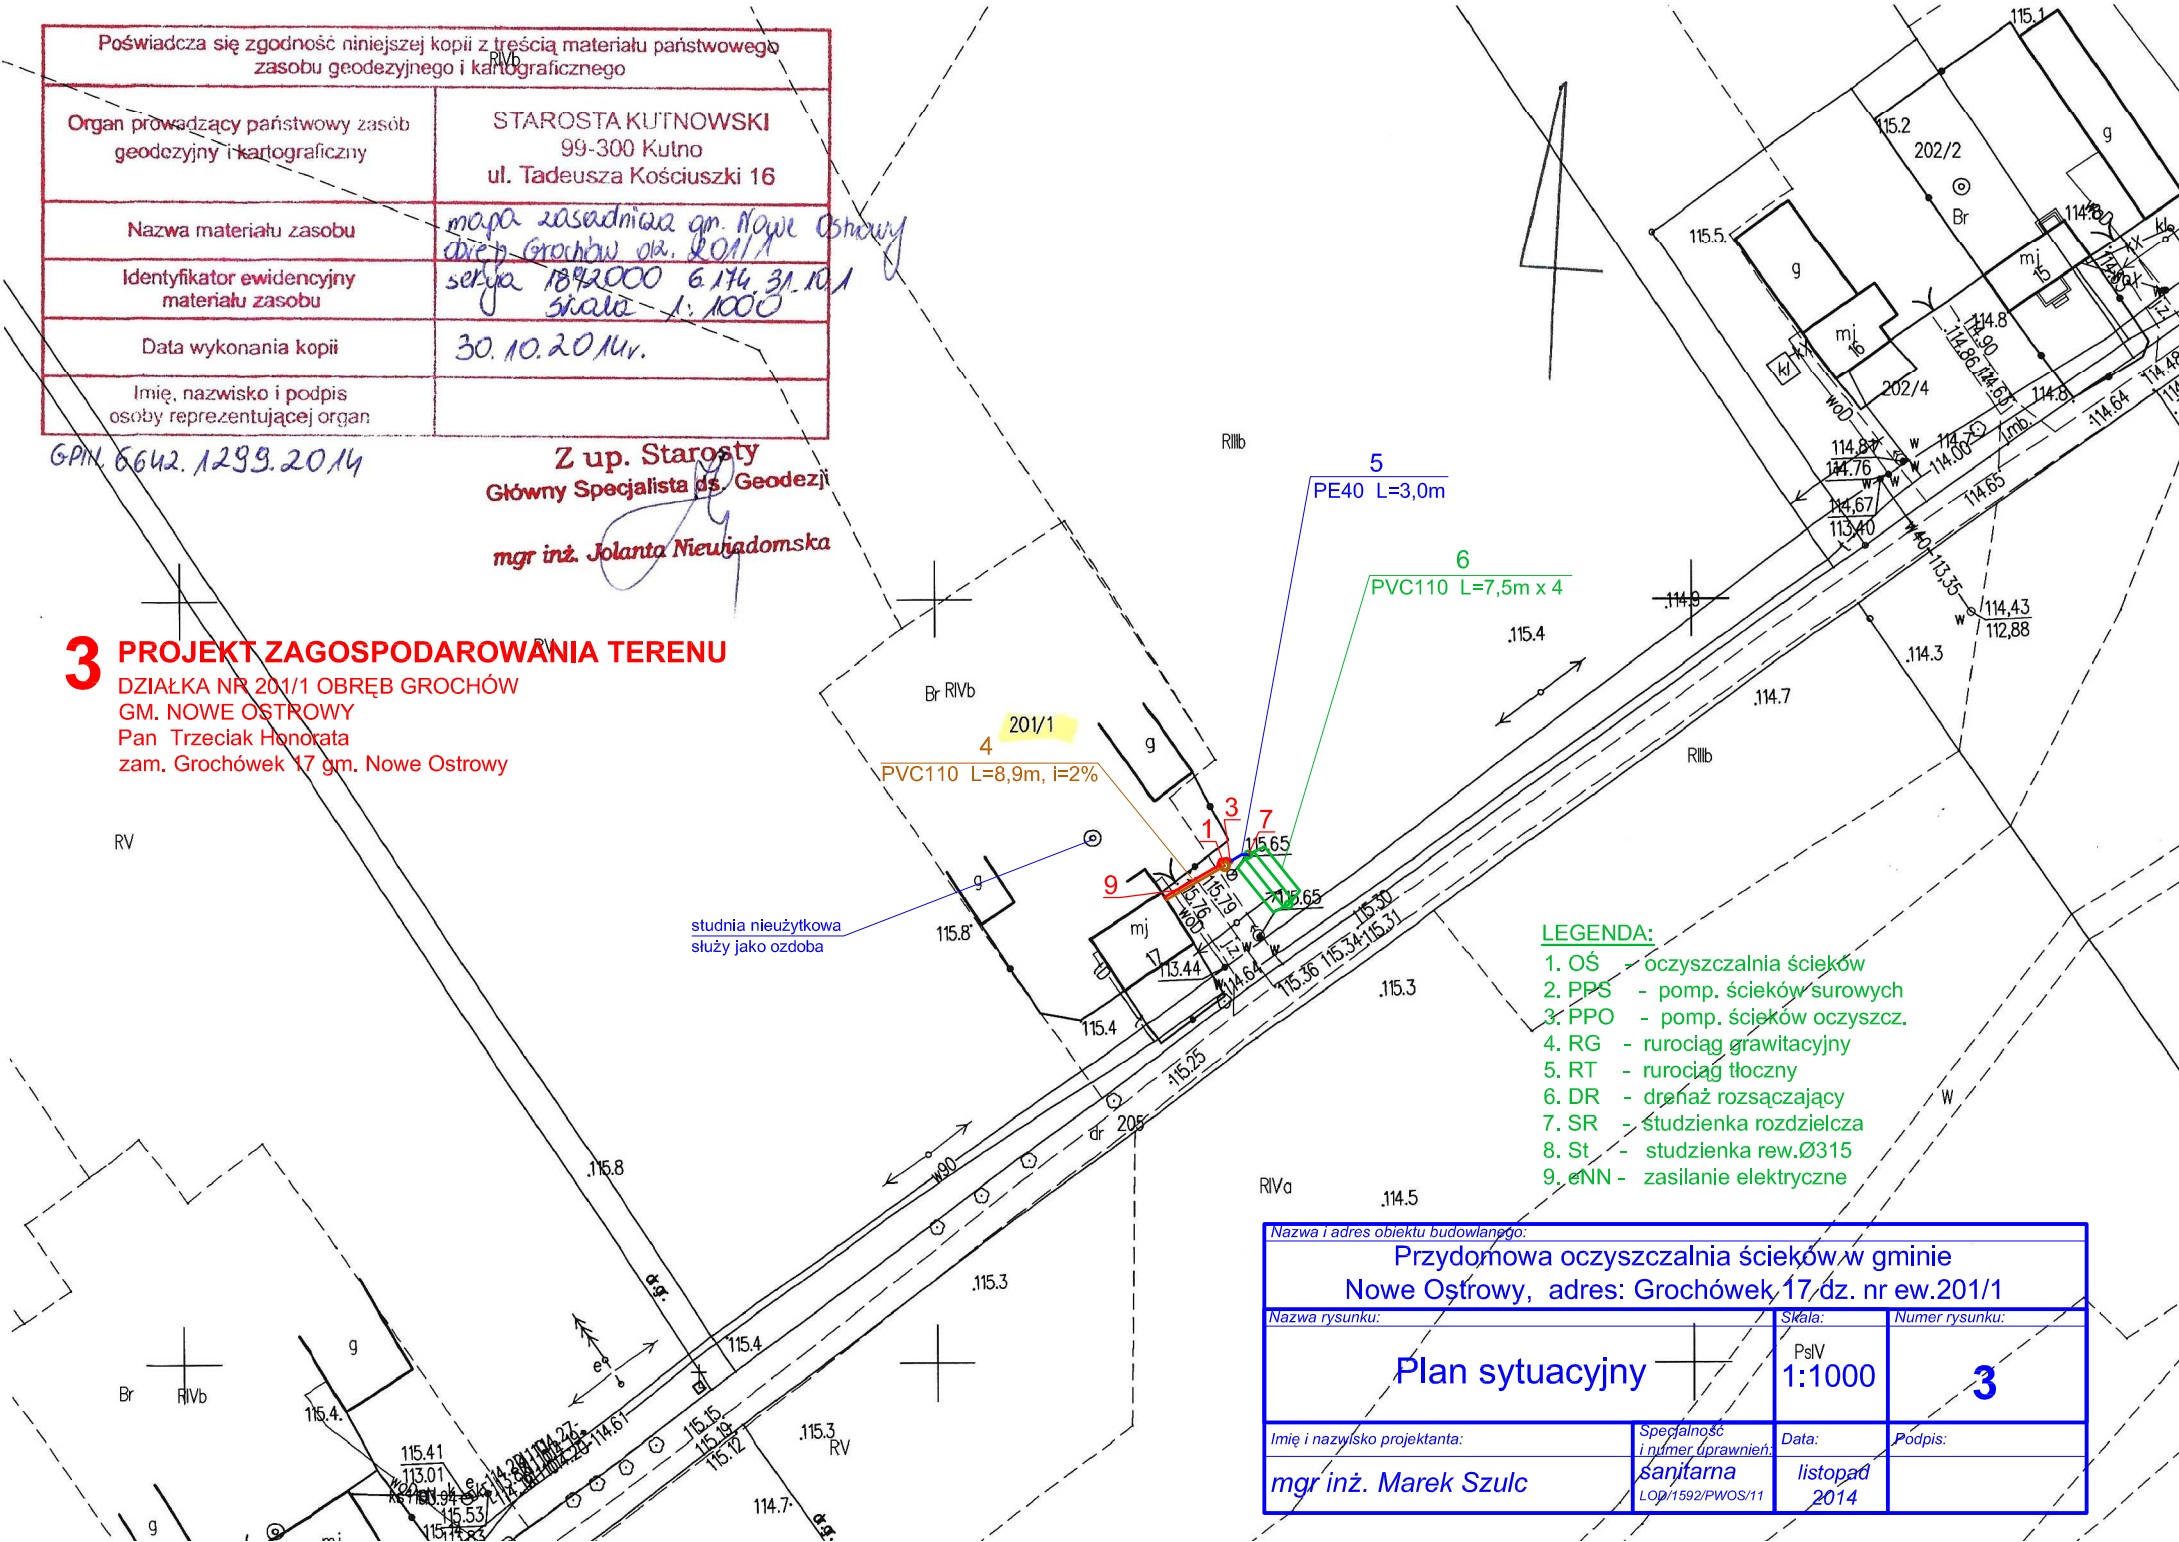

studnia nieużytkowa
służy jako ozdoba

- LEGENDA:**
- 1. OŚ - oczyszczalnia ścieków
 - 2. PPS - pomp. ścieków surowych
 - 3. PPO - pomp. ścieków oczyszcz.
 - 4. RG - rurociąg grawitacyjny
 - 5. RT - rurociąg tłoczny
 - 6. DR - drenaż rozsączający
 - 7. SR - studzienka rozdzielcza
 - 8. St - studzienka rew.Ø315
 - 9. eNN - zasilanie elektryczne

| | | | |
|---|---|-----------------------------------|----------------------------|
| Nazwa i adres obiektu budowlanego: Przydomowa oczyszczalnia ścieków w gminie Nowe Ostrowy, adres: Grochówek 17, dz. nr ew.201/1 | | | |
| Nazwa rysunku: Plan sytuacyjny | | Skala: PsIV 1:1000 | Numer rysunku: 3 |
| Imię i nazwisko projektanta: mgr inż. Marek Szulc | Specjalność i numer uprawnień: sanitarna LOP/1592/PWOS/11 | Data: listopad 2014 | Podpis: |