

Stronno Projektowane w formie Powszechnie Dostępnej. Wskazano miejsca, gdzie należy wykonać prace. Wskazano miejsca, gdzie należy wykonać prace. Wskazano miejsca, gdzie należy wykonać prace.

Kutno, 16. 12. 2013.

Władysław Rospiszewicz

MAPA DO CELÓW PROJEKTOWYCH
SKALA 1:500

wykonana przez firmę GEOPUNKT Jarosław Suty
99-300 Kutno, ul. Podrzeczna 7/12
tel. 601-338-350

Województwo : łódzkie

Powiat : kutowski

Gmina: Nowe Ostrowy 100208_2

obręb: 100208_20010 Nowe Ostrowy
(dz. nr 31/1, 31/2, 31/3)

Mapa stanowi fragment narysowanej mapy Gminy Nowe Ostrowy
oraz mapy terenu skrajnego Układu 2000

6.725.3114

Państw. ustanowiona Komisja 60

Granice działek/tereny klasyfikacyjne, użytki rolne
wskazano według danych ewidencyjnych i budowlanych



Na wydruku są oznaczone w terenie sygnał przewidywany o których brak informacji wynika
z załącznika historyczny lub niedokładny zapis z planu do ewidencji gruntów
(ustawa Prawo Geodezyjne i Kartograficzne – Dz. U. 30/1998, poz. 83.)

KERIG 1002-1023/2013
prace aktualne

Mapa aktualna na miesiąc listopad 2013 roku

GEODEZYJA UPRAWNIENI
Ryszard Suty
nr. 22419

Kierownik robót : Ryszard Suty

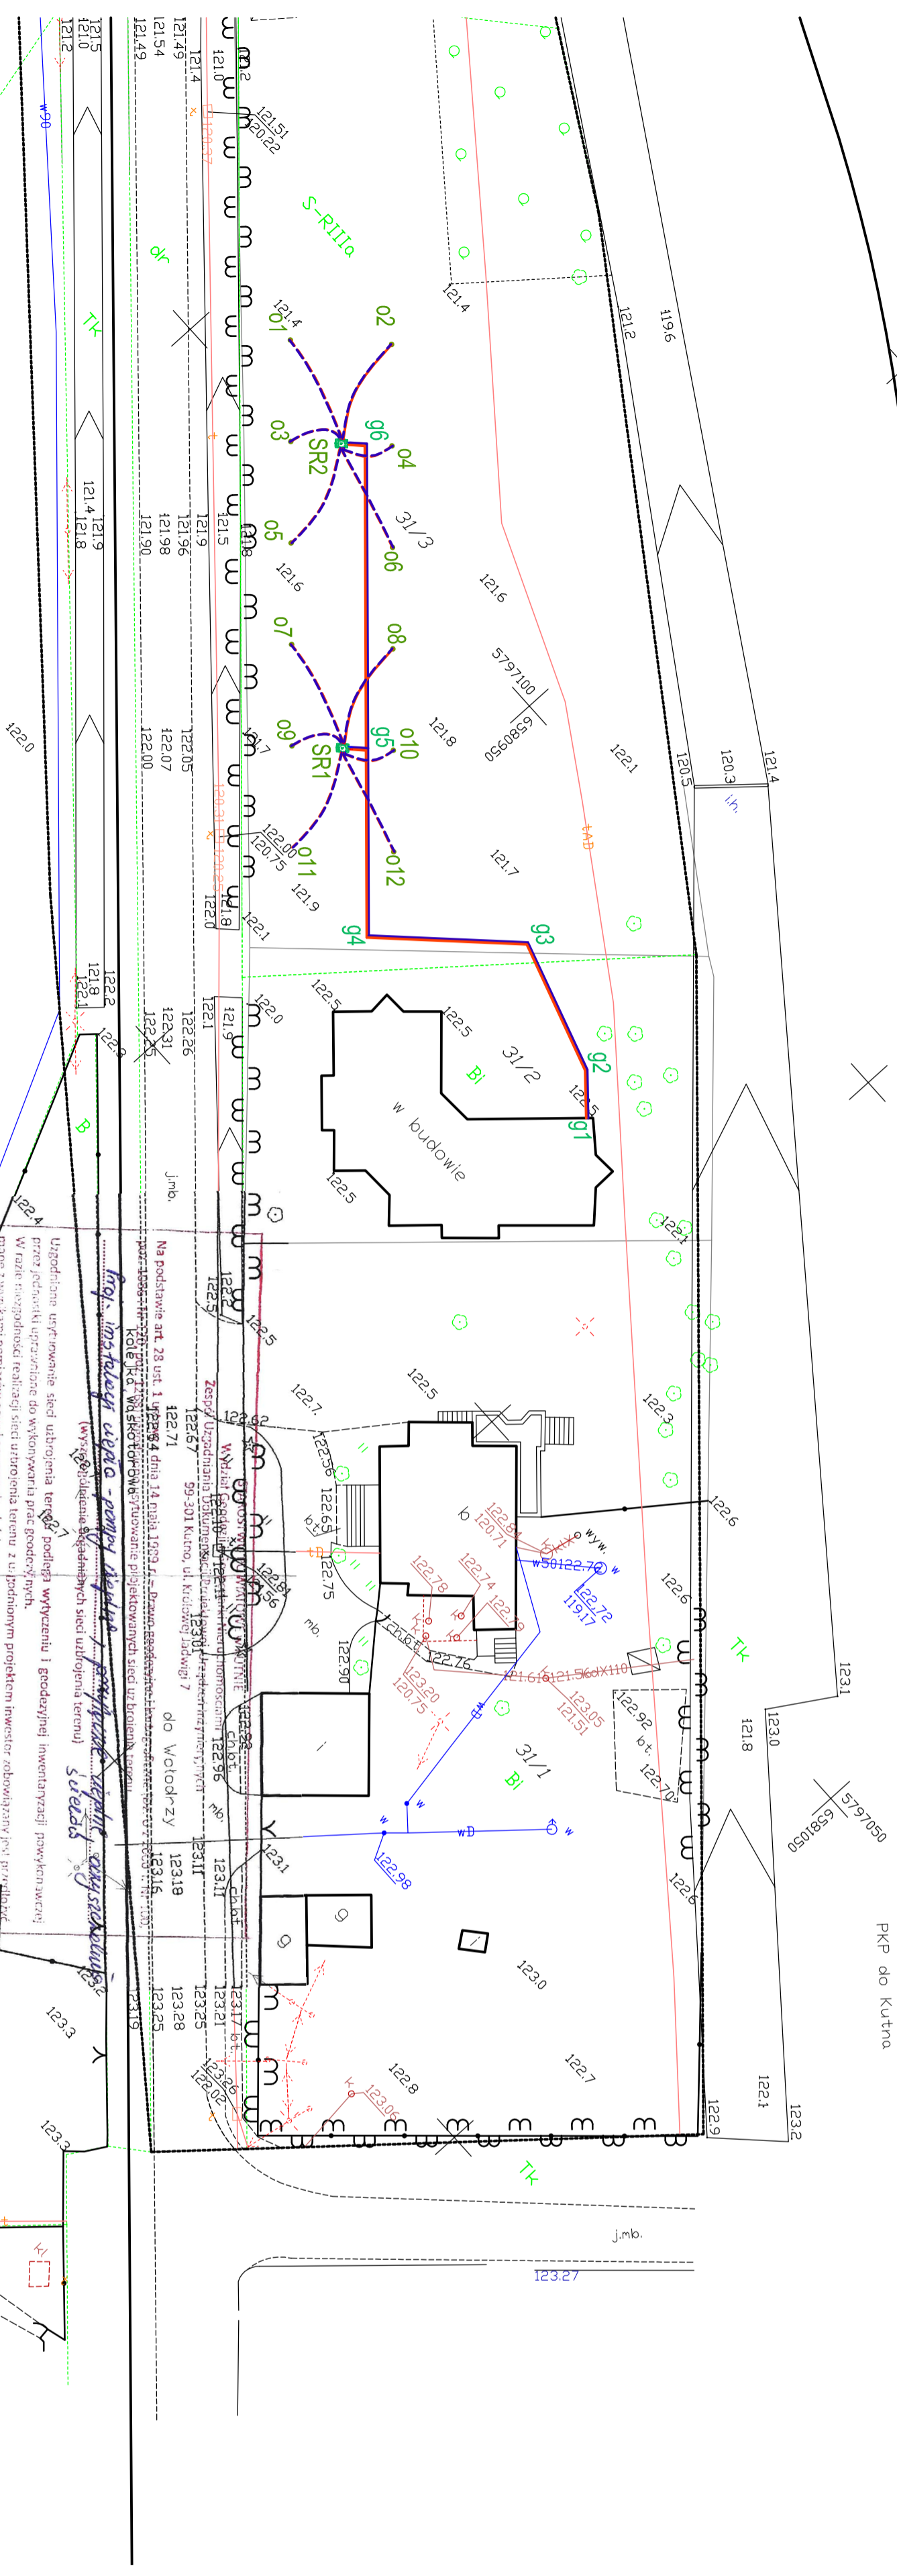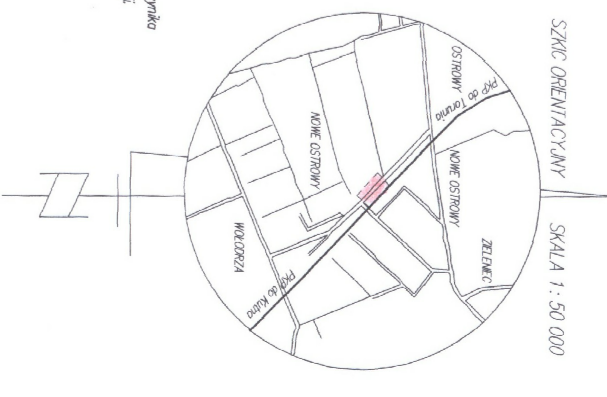

Ugrodzenie urządzeń sieci uzbrojona terenu podlega wytyczeniu i geodezyjnej inwentaryzacji powiększeniu przez jednostki urządzenia do wykonania prac geodezyjnych. W razie niezgodności realizacji sieci uzbrojona terenu z ujętym projektem inwestor zobowiązany jest przedłożyć Uprawnionemu urządzeniu projektowania wdrożeniu i organizację administracji architektonicznej budowlanej wyznaczenia granic, sprawnie uzgodnienia uzbrojona terenu z uchwalonej wartości przez okres 3 lat od dnia w przybliżeniu, o którym mowa w § 13 rozporządzenia Ministra Rozwoju Regionalnego i Budownictwa z dnia 2 kwietnia 2001 r. w sprawie sposobów wytyczenia i wytyczenia terenu oraz sposobów uzgodnienia dokumentacji projektowej (Dz. U. Nr 38, poz. 4553).

GPV. 6630.3.2014
(sygn. opini)

Kutno, 09.04.2014
(Imię i nazwisko data)

Andrzej Wójciszewicz

LEGENDA:

- 01-012 kolektory pionowe
- instalacja dolnego źródła ciepła pomp ciepła PE Dn 63 i Dn 40
- SR studzienka rozdzielcza

TERENY I OBIEKTY OCHRONIENIA KRAJOWEGO

Pompa ciepła dla budynków		Urząd Gminy w Nowych Ostrowach nr. 80	
Nazwa obiektu	Stwierdzenie	Nazwa obiektu	Stwierdzenie
Projekt zagospodarowania terenu	1:500	1	
Imię i nazwisko projektanta		Data	Problemy
Zbigniew Cebula		15 stycznia 2014	