

MAPA DO CELÓW PROJEKTOWYCH

pod kanalizację sanitarną
skala 1 : 500

Wynikami pomiaru zaktualizowano mapę gm. Nowe Ostrowy.
Układ współrzędnych: prostokątnych płaskich – 65
ark. nr 5 (7), 6 (7)
układ wysokości – Kronsztadt 60

wykonano w Pracowni Usług Geodezyjnych
VITAMIS s.c.
Marek Błaszczyk, Andrzej Nowocin, Jarosław Miszkiewicz
99 - 301 Kutno, ul. Grunwaldzka 19A
tel. (24) 254-64-68

kierownik prac: mgr inż. Marek Błaszczyk
upr. geod. nr 2056

Obiekt:


woj. łódzkie
pow. kutnowski
gm. Nowe Ostrowy, dz. nr 95/16
Jednostka ewidencyjna: Nowe Ostrowy - 100208_2
Obręb ewidencyjny: Nowe Ostrowy - 100208_2.0010
Numer i nazwa linii kolejowej: 18 Kutno – Piła Główna
Nazwa stacji / szlaku kolejowego: Ostrowy
Kilometracja opracowania: 13.9

mgr inż. Marek Błaszczyk
upr. geod. nr 2056

DER: Nwa13. 633. 258. 2016

Kutno dnia 22. 04. 2016 r.

Poświadczam, że niniejszy dokument został opracowany w wyniku prac geodezyjnych i kartograficznych, których rezultaty zawiera operat techniczny wpisany do ewidencji materiałów kolejowego zasobu geodezyjnego i kartograficznego
Polskie Koleje Państwowe S.A.
Oddział Gospodarowania Nieruchomościami w Warszawie
Wydział Geodezji
Kolejowy Ośrodek Dokumentacji Geodezyjnej i Kartograficznej
Identyfikator ewidencyjny materiału zasobu: 258/16
Operat techniczny nr: 258/16
Data: 2016-05-24
GŁÓWNY SPECJALISTA (1)
Anna Sinek

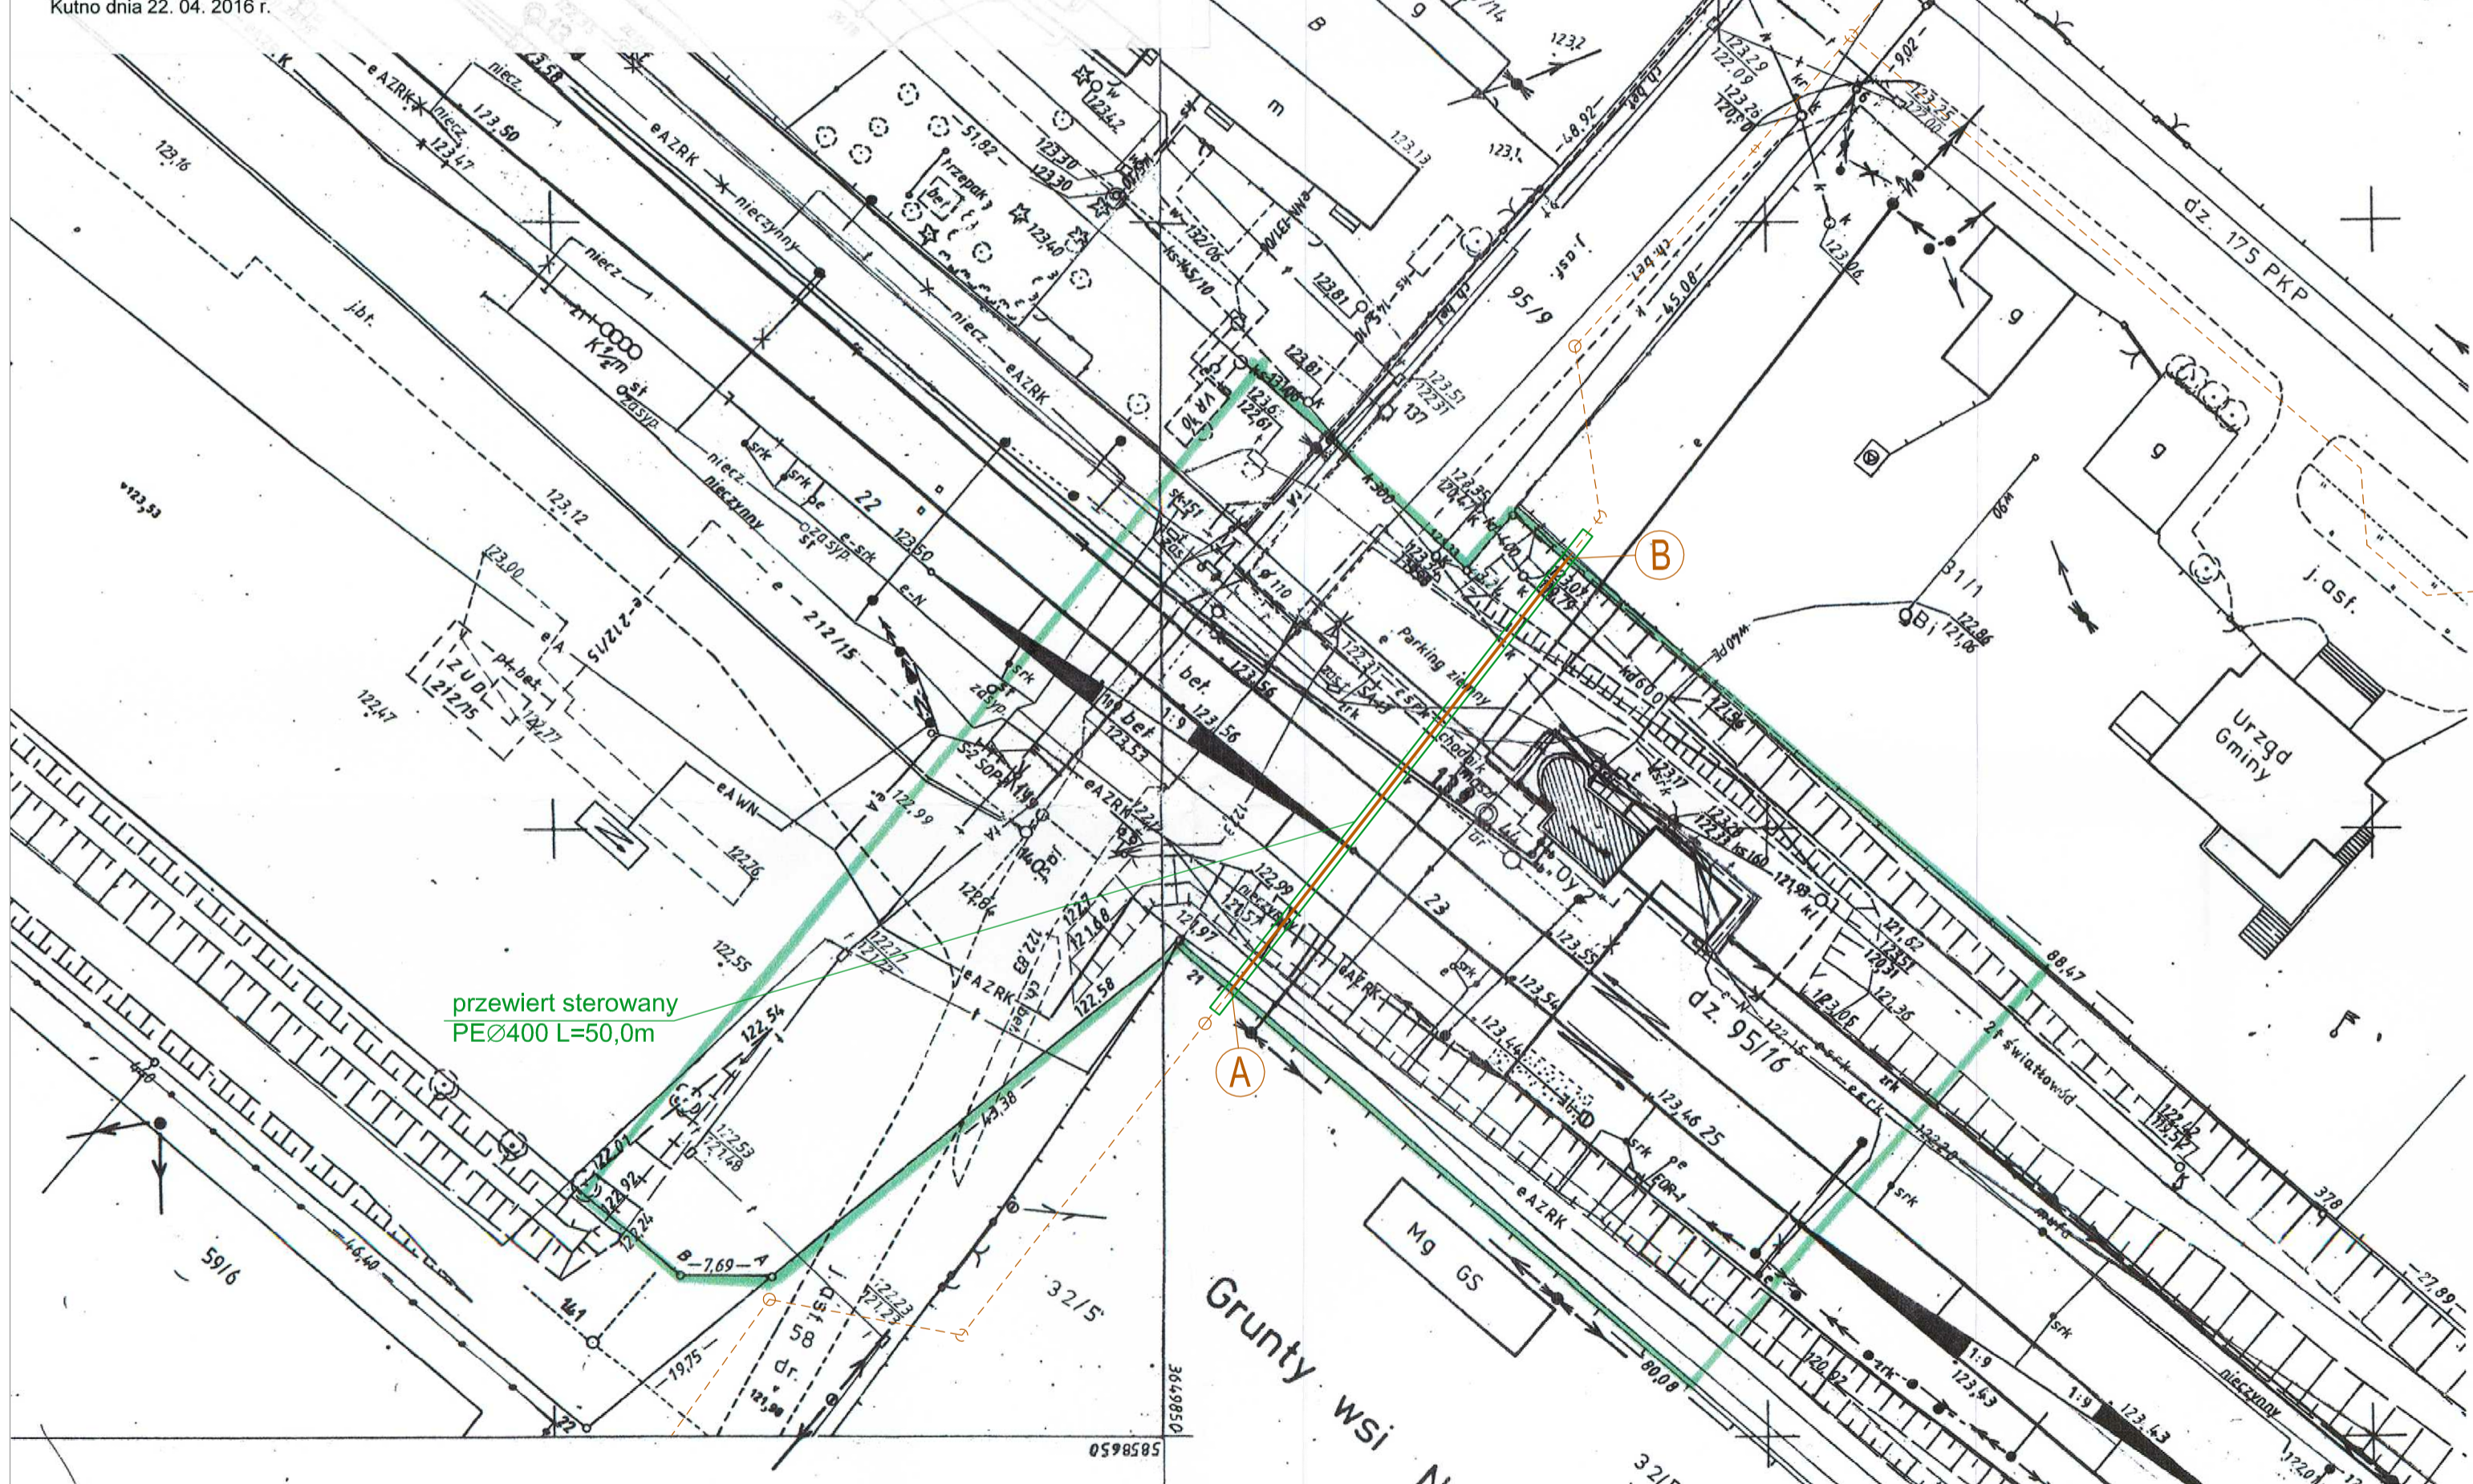

LEGENDA

- projektowana kanalizacja sanitarna PE 225 na terenie kolejowym A - B
- - - projektowana kanalizacja sanitarna PVC 200 w/g odrębnego opracowania
- rura przewiertowa PE 400
- granice obszaru kolejowego

Polskie Koleje Państwowe S.A.
Oddział Gospodarowania Nieruchomościami w Warszawie
Wydział Geodezji i Regulacji Stanów Prawnych
Słomów Prasnyczych
03-743 Warszawa, ul. Kijowska 14
Linia: Kutno - Piła
Woj. łódzkie
Gmina: Nowe Ostrowy
Działka: 95/16
Data: 2016-05-24
Skala: 1:500
Opis: Projektowana kanalizacja sanitarna PE 225
na odcinku od A do B
Przebieg odcinka robót należy wyznaczyć do jednostki geodezyjnej w wyznaczonym terminie przed rozpoczęciem prac ziemnych.
Warszawa, dnia 23. 11. 2016

Polskie Koleje Państwowe S.A.
Oddział Gospodarowania Nieruchomościami w Warszawie
Wydział Geodezji i Regulacji Stanów Prawnych
UZGADNIANIE DOKUMENTACJI PROJEKTOWEJ SIECI UZBROJENIA TERENU PKP S.A.
03-743 Warszawa, ul. Kijowska 14
Załącznik do opinii
KZUD nr 258/2016

MACZEJNIK
Wydział Geodezji i Regulacji Stanów Prawnych
Sylwester Burcon

DYREKCJA INWESTYCJI W KUTNIE Sp. z o.o. 99-300 Kutno, ul. Wojska Polskiego 10a tel/fax: (024) 355 23 55 email: dikutno@wp.pl www: dikutno.prv.pl			
NAZWA ZADANIA:			
Budowa kanalizacji sanitarnej w miejscowości: Nowe Ostrowy, Wołodrza i Grodno gmina Nowe Ostrowy			
INWESTOR:			DATA:
GMINA NOWE OSTROWY Nowe Ostrowy 80, 99-350 Ostrowy			październik 2016r
NAZWA RYSUNKU:			SKALA:
Projekt zagospodarowania terenu			1:500
OPRACOWAŁ: IMIĘ I NAZWISKO:	UPRAWNIENIA:	PODPIS:	NR. RYSUNKU:
mgr inż. Zbigniew Cebula	32,00 MWL branża sanitarna	[Signature]	1
Lukasz Tomalak	asystent projektanta		