

MAPA DO CELÓW PROJEKTOWYCH

Skala 1 : 500
ARKUSZ NR 3 (13)


woj. łódzkie
pow. kutnowski
Nowe Ostrowy
Lecznica ewangeliczna: gmina Nowe Ostrowy – 100208.2
Dzień ewangelizacji: Grod – 100208.2,0003
Dzień ewangelizacji: Nowe Ostrowy – 100208.2,0010
Dzień ewangelizacji: Ostrowy – 100208.2,0011
Dzień ewangelizacji: Włodziszka – 100208.2,0013
Wykonano w Pracowni Usług Geodezyjnych VITAMIS s.c.
Biuro: Białystok, Al. Wolności, 43
Kierownik prac: mgr inż. Marek Błaszczyk
tel. (24) 254 64 68
pr. geod. nr 2056

opracował: Karolina Talarowicz
GP III, 6640_321, 2016

Układ współrzędnych: polskobaltyjski
Układ wysokości: Korzości 60

Oznaczenie granic obszaru, który był przedmiotem aktywności: Mapa aktuarna na dzień 28.04.2016 r.
Mapy wydano 20.05.2016 r.


- Mapa do celów projektowych została wykonana ustalenia, czy w granicach działki ewangelizacyjnej dopuszczalne jest wykonanie gromadzenia odpadów w składowisku gminnym.
- Mapa do celów projektowych została wykonana ustalenia, czy w granicach działki ewangelizacyjnej dopuszczalne jest wykonanie gromadzenia odpadów w składowisku gminnym.

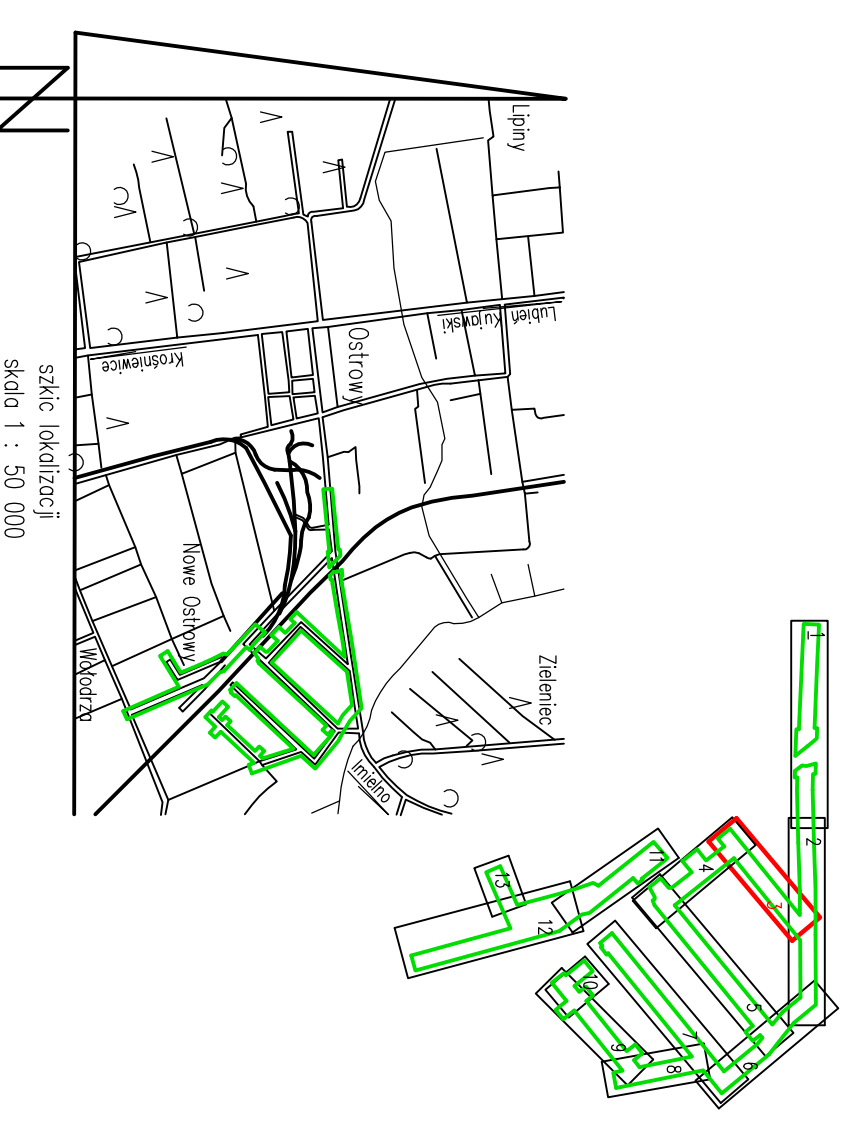

szkic (bezmierny)

STARCISTWA KUTNOWSKA

Dokreślona Mapa przedstawia stan faktyczny terenowy (stan faktyczny) przeznaczony do wykonania przedsięwzięcia inwestycyjnego w celu wybudowania i eksploatacji obiektu w miejscowości Nowe Ostrowy, ul. Wolności 7, w formie: zabudowa zamieszkalowa wielokrotnego przeznaczenia i urządzenia techniczne (w tym: urządzenia elektryczne).
Wzrost 2016 - 10 - 27
163 - 8016

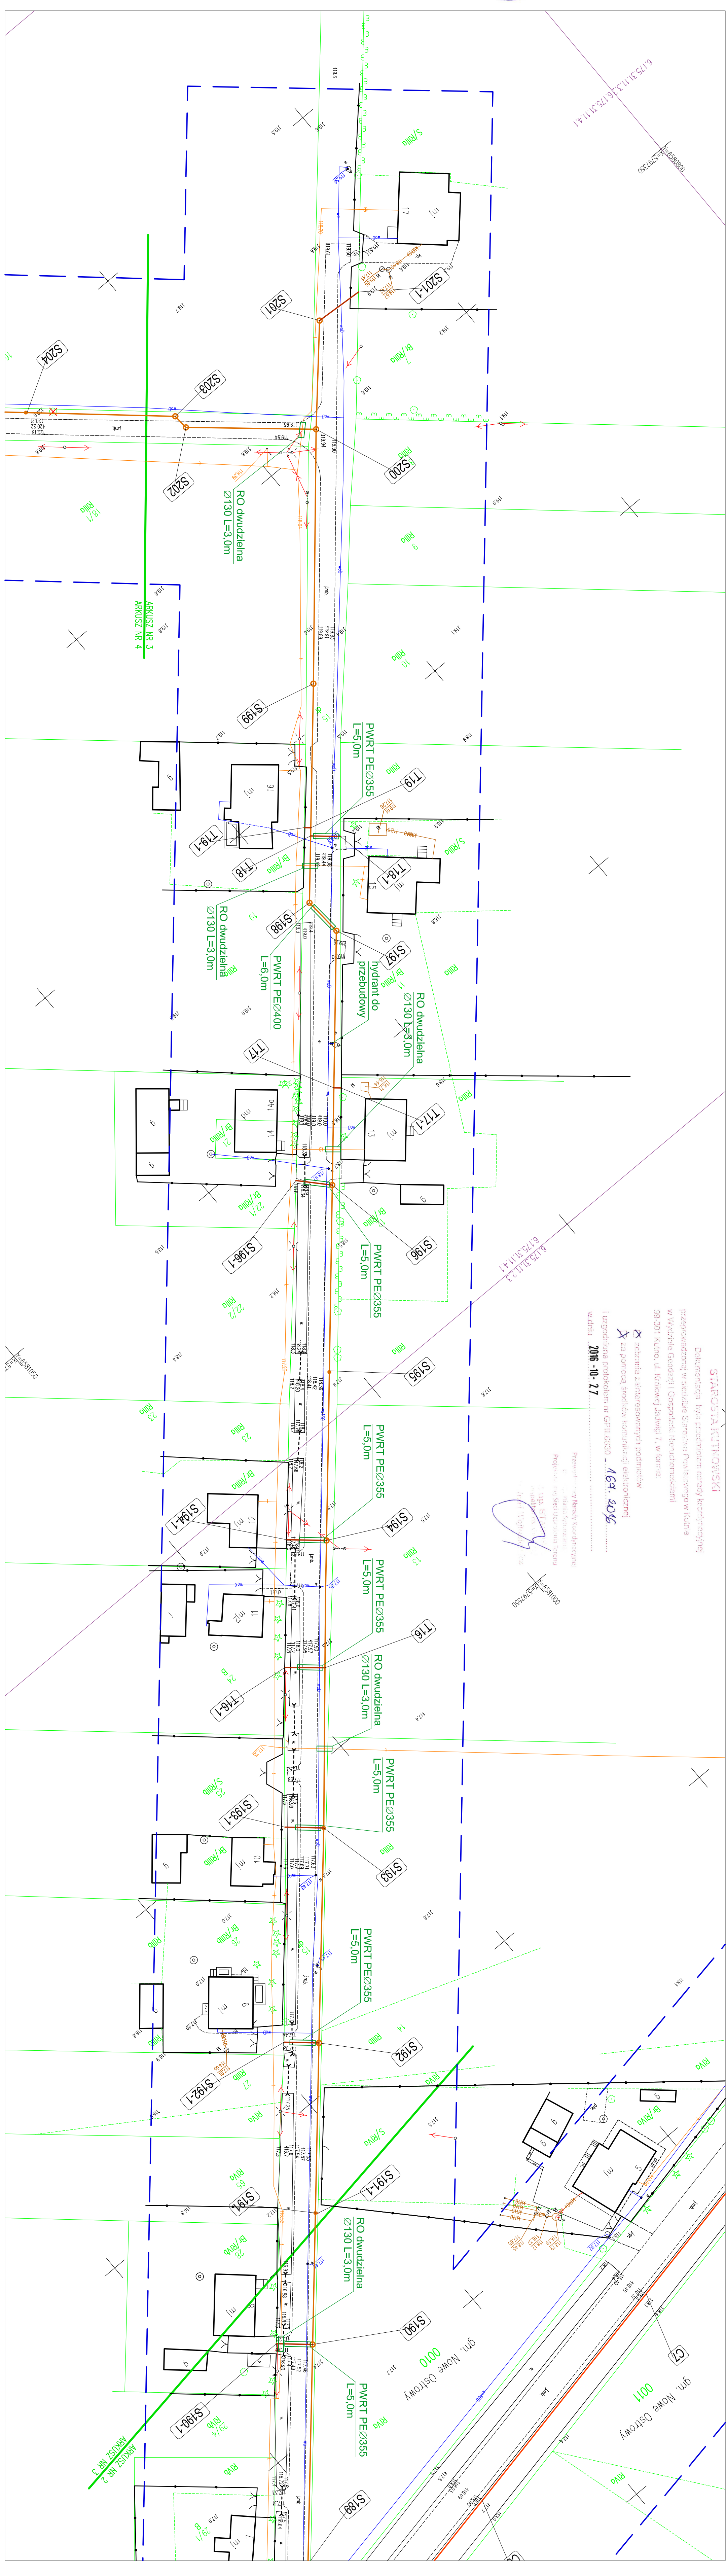

Przebieganie linii kanalizacyjnych w wykładzie planu (rysunki techniczne), których realizację zapewni operator techniczny wysłany w Wydział Gospodarczy Głównego Urzędu Technicznego (GUT) w Warszawie 93-3011 Kutno, ul. Wolności 7, w formie:

- zabudowa zamieszkalowa wielokrotnego przeznaczenia
- urządzenia techniczne (w tym: urządzenia elektryczne)

Wzrost 2016 - 10 - 27
163 - 8016

Przebieganie linii kanalizacyjnych w wykładzie planu (rysunki techniczne), których realizację zapewni operator techniczny wysłany w Wydział Gospodarczy Głównego Urzędu Technicznego (GUT) w Warszawie 93-3011 Kutno, ul. Wolności 7, w formie:

- zabudowa zamieszkalowa wielokrotnego przeznaczenia
- urządzenia techniczne (w tym: urządzenia elektryczne)

Wzrost 2016 - 10 - 27
163 - 8016

Przebieganie linii kanalizacyjnych w wykładzie planu (rysunki techniczne), których realizację zapewni operator techniczny wysłany w Wydział Gospodarczy Głównego Urzędu Technicznego (GUT) w Warszawie 93-3011 Kutno, ul. Wolności 7, w formie:

- zabudowa zamieszkalowa wielokrotnego przeznaczenia
- urządzenia techniczne (w tym: urządzenia elektryczne)

Wzrost 2016 - 10 - 27
163 - 8016

LEGENDA

- projektowana kanalizacja sanitarna PVC 200 - grawitacyjna
- projektowana odgązlenie kanalizacji sanitarnej PVC 160 - grawitacyjna
- projektowana kanalizacja sanitarna PE 110 - tłoczna
- projektowana kanalizacja sanitarna PE 40 - ciśnieniowa
- projektowana kanalizacja w/w odległego opracowania
- rury przewietrowe / osłonowe

DYREKCJA INWESTYCJI W KUTNIE Sp. z o.o.
93-300 Kutno, ul. Wojska Polskiego 10a
tel./fax (024) 355 23 55 e-mail: dyrektura@kij.pl www.diktum.gopl

INWESTOR:
Budowa kanalizacji sanitarnej w miejscowości Nowe Ostrowy, Włodziszka I Grodno gmina Nowe Ostrowy

TYTUŁ:
GINNA NOWE OSTROWY
Nowe Ostrowy 80, 98-350 Ostrowy

DATA:
październik 2016r

SKALA:
1:500

PROJEKT ZAGOSPODAROWANIA TERENU
1:500

OPRACOWAŁ: MIEJSCOWOŚĆ: PROJEKTOWAŁ: INŻ. PRACOWNIA:

mgr inż. Zbigniew Cabiła **mgr inż. Tomasz Tomasz** 3