


Poświadczam się zgodność niniejszej kopii z treścią materiału państwowego zasobu geodezyjnego i kartograficznego

Organ prowadzący państwowy zasób geodezyjny i kartograficzny	STAROSTA KUTNOWSKI 99-300 Kutno ul. Tadeusza Kościuszki 16
Nazwa materiału zasobu	mapa zasadnicza gm. Nowe Ostrowy obręb Grodno dz. 101/1, 101/5
Identyfikator ewidencyjny materiału zasobu	sekcja 189/2000 6.115.31.11.2 skala 1:1000
Data wykonania kopii	30.10.2014r.
Imię, nazwisko i podpis osoby reprezentującej organ	

GP III. 66 42. 1299. 2014

**Z up. Starosty**  
Główny Specjalista ds. Geodezji  
*mgr inż. Jolanta Niewiadomska*

**4 PROJEKT ZAGOSPODAROWANIA TERENU**  
DZIAŁKA NR 101/1, 101/5 OBRĘB GRODNO  
GM. NOWE OSTROWY  
Pan Witkowski Kamil  
zam. Grodno 18 gm. Nowe Ostrowy

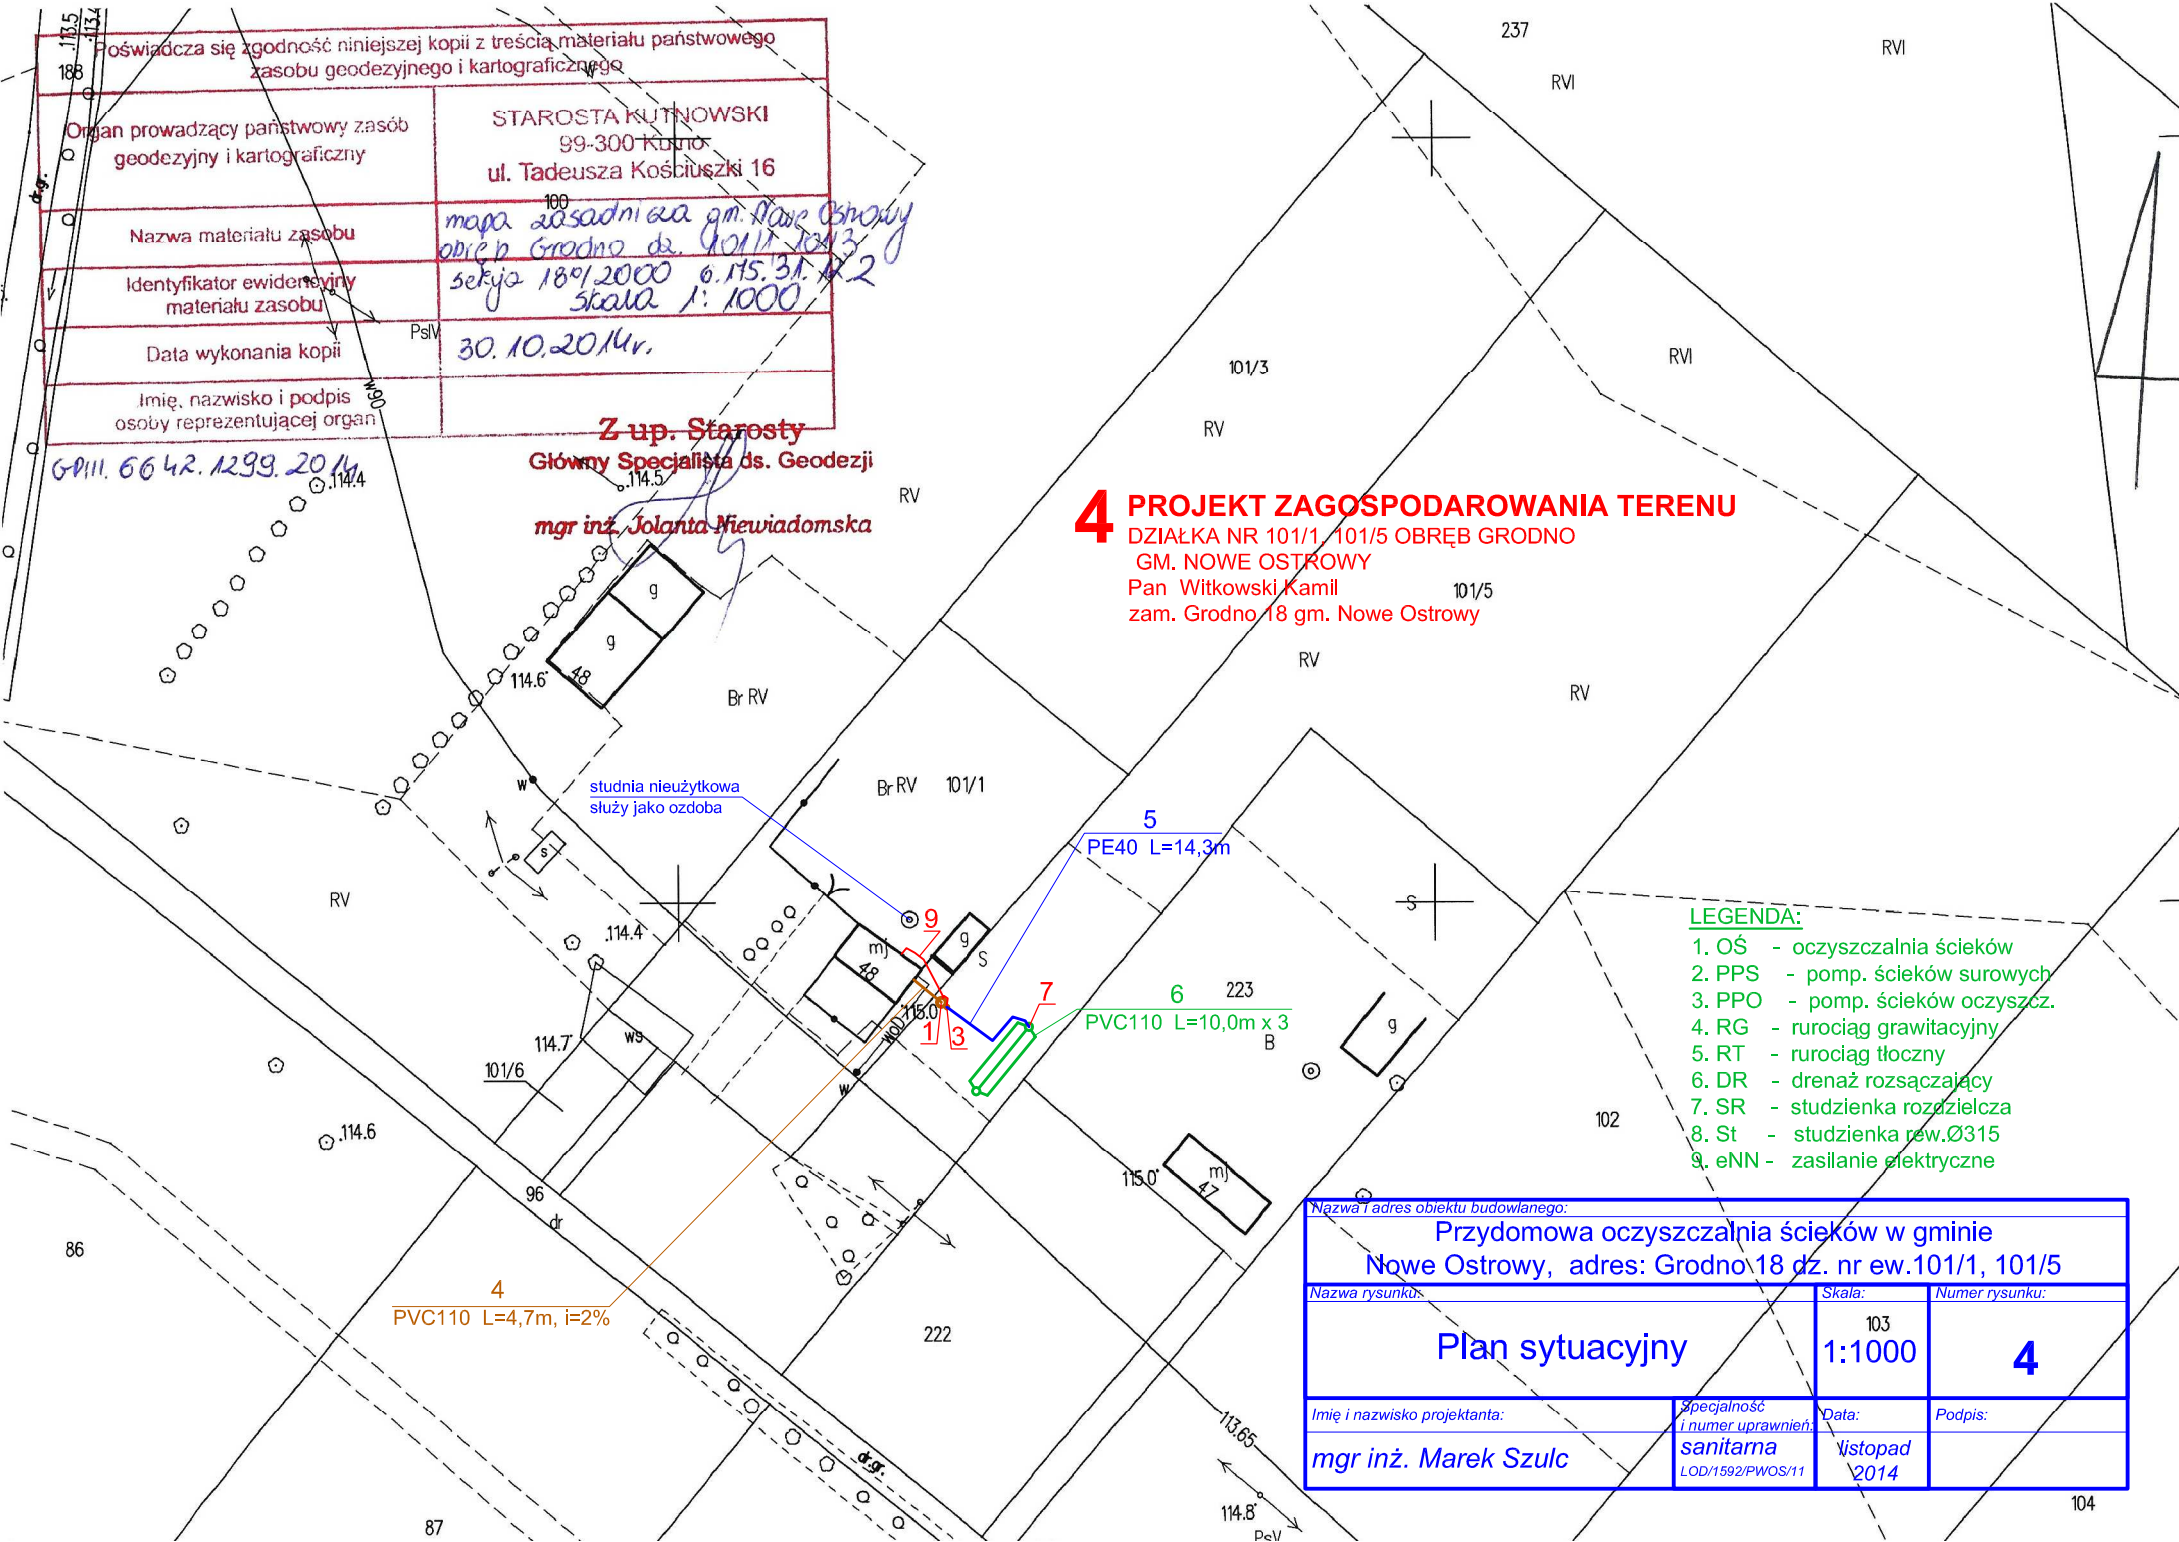

- LEGENDA:**
- 1. OŚ - oczyszczalnia ścieków
  - 2. PPS - pomp. ścieków surowych
  - 3. PPO - pomp. ścieków oczyszcz.
  - 4. RG - rurociąg grawitacyjny
  - 5. RT - rurociąg tłoczny
  - 6. DR - drenaż rozsączający
  - 7. SR - studzienka rozdzielcza
  - 8. St - studzienka rew. Ø315
  - 9. eNN - zasilanie elektryczne

Nazwa i adres obiektu budowlanego: <b>Przydomowa oczyszczalnia ścieków w gminie Nowe Ostrowy, adres: Grodno 18 dz. nr ew. 101/1, 101/5</b>			
Nazwa rysunku: <b>Plan sytuacyjny</b>		Skala: <b>1:1000</b>	Numer rysunku: <b>4</b>
Imię i nazwisko projektanta: <b>mgr inż. Marek Szulc</b>	Specjalność / numer uprawnień: <b>sanitarna LOD/1592/PWOS/11</b>	Data: <b>listopad 2014</b>	Podpis: