


Poświadczam zgodność niniejszej kopii z treścią materiału państwowego zasobu geodezyjnego i kartograficznego	
Organ prowadzący państwowy zasób geodezyjny i kartograficzny	STAROSTA KUTNOWSKI 99-300 Kutno ul. Tadeusza Kościuszki 16
Nazwa materiału zasobu	mapa zasadnicza, gm. Nowe Ostrowy dziel. Imielno dz. 245
Identyfikator ewidencyjny materiału zasobu	sekcja 189/2000 6.175.31.081 skala 1:1000
Data wykonania kopii	30.10.2014r.
Imię, nazwisko i podpis osoby reprezentującej organ	

G-III 6642.1299.2014

**Z up. Starosty**  
Główny Specjalista ds. Geodezji  
mgr inż. Jolanta Niewiadomska

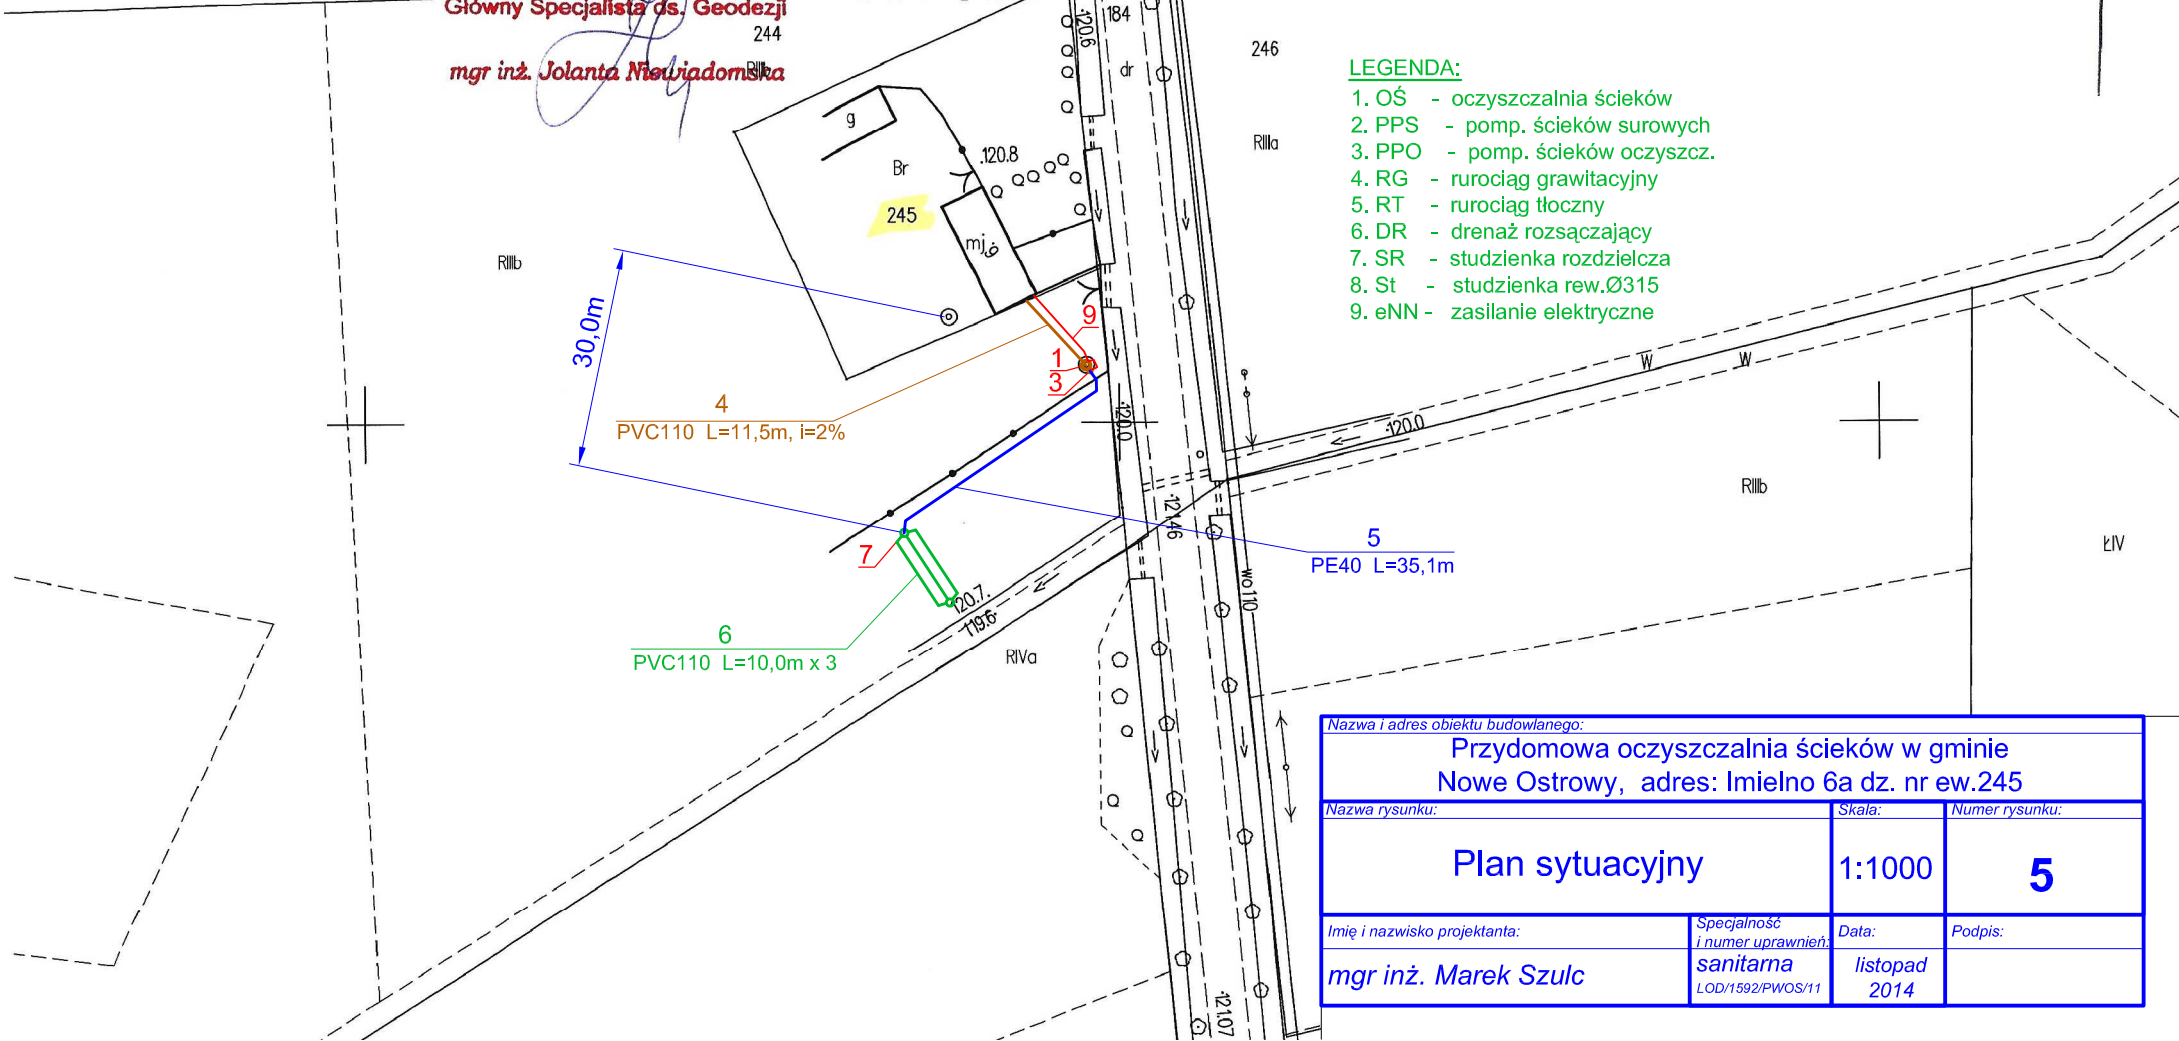

**5 PROJEKT ZAGOSPODAROWANIA TERENU**  
DZIAŁKA NR 245 OBRĘB IMIELNO  
GM. NOWE OSTROWY  
Pan Domaradzki Zbigniew  
zam. Imielno 6a gm. Nowe Ostrowy

- LEGENDA:**
- 1. OŚ - oczyszczalnia ścieków
  - 2. PPS - pomp. ścieków surowych
  - 3. PPO - pomp. ścieków oczyszcz.
  - 4. RG - rurociąg grawitacyjny
  - 5. RT - rurociąg tłoczny
  - 6. DR - drenaż rozsączający
  - 7. SR - studzienka rozdzielcza
  - 8. St - studzienka rew. Ø315
  - 9. eNN - zasilanie elektryczne

Nazwa i adres obiektu budowlanego:			
Przydomowa oczyszczalnia ścieków w gminie Nowe Ostrowy, adres: Imielno 6a dz. nr ew.245			
Nazwa rysunku:		Skala:	Numer rysunku:
Plan sytuacyjny		1:1000	5
Imię i nazwisko projektanta:	Specjalność i numer uprawnień:	Data:	Podpis:
mgr inż. Marek Szulc	sanitarna LOD/1592/PWOS/11	listopad 2014	