


RZUT DACHU
skala 1:100

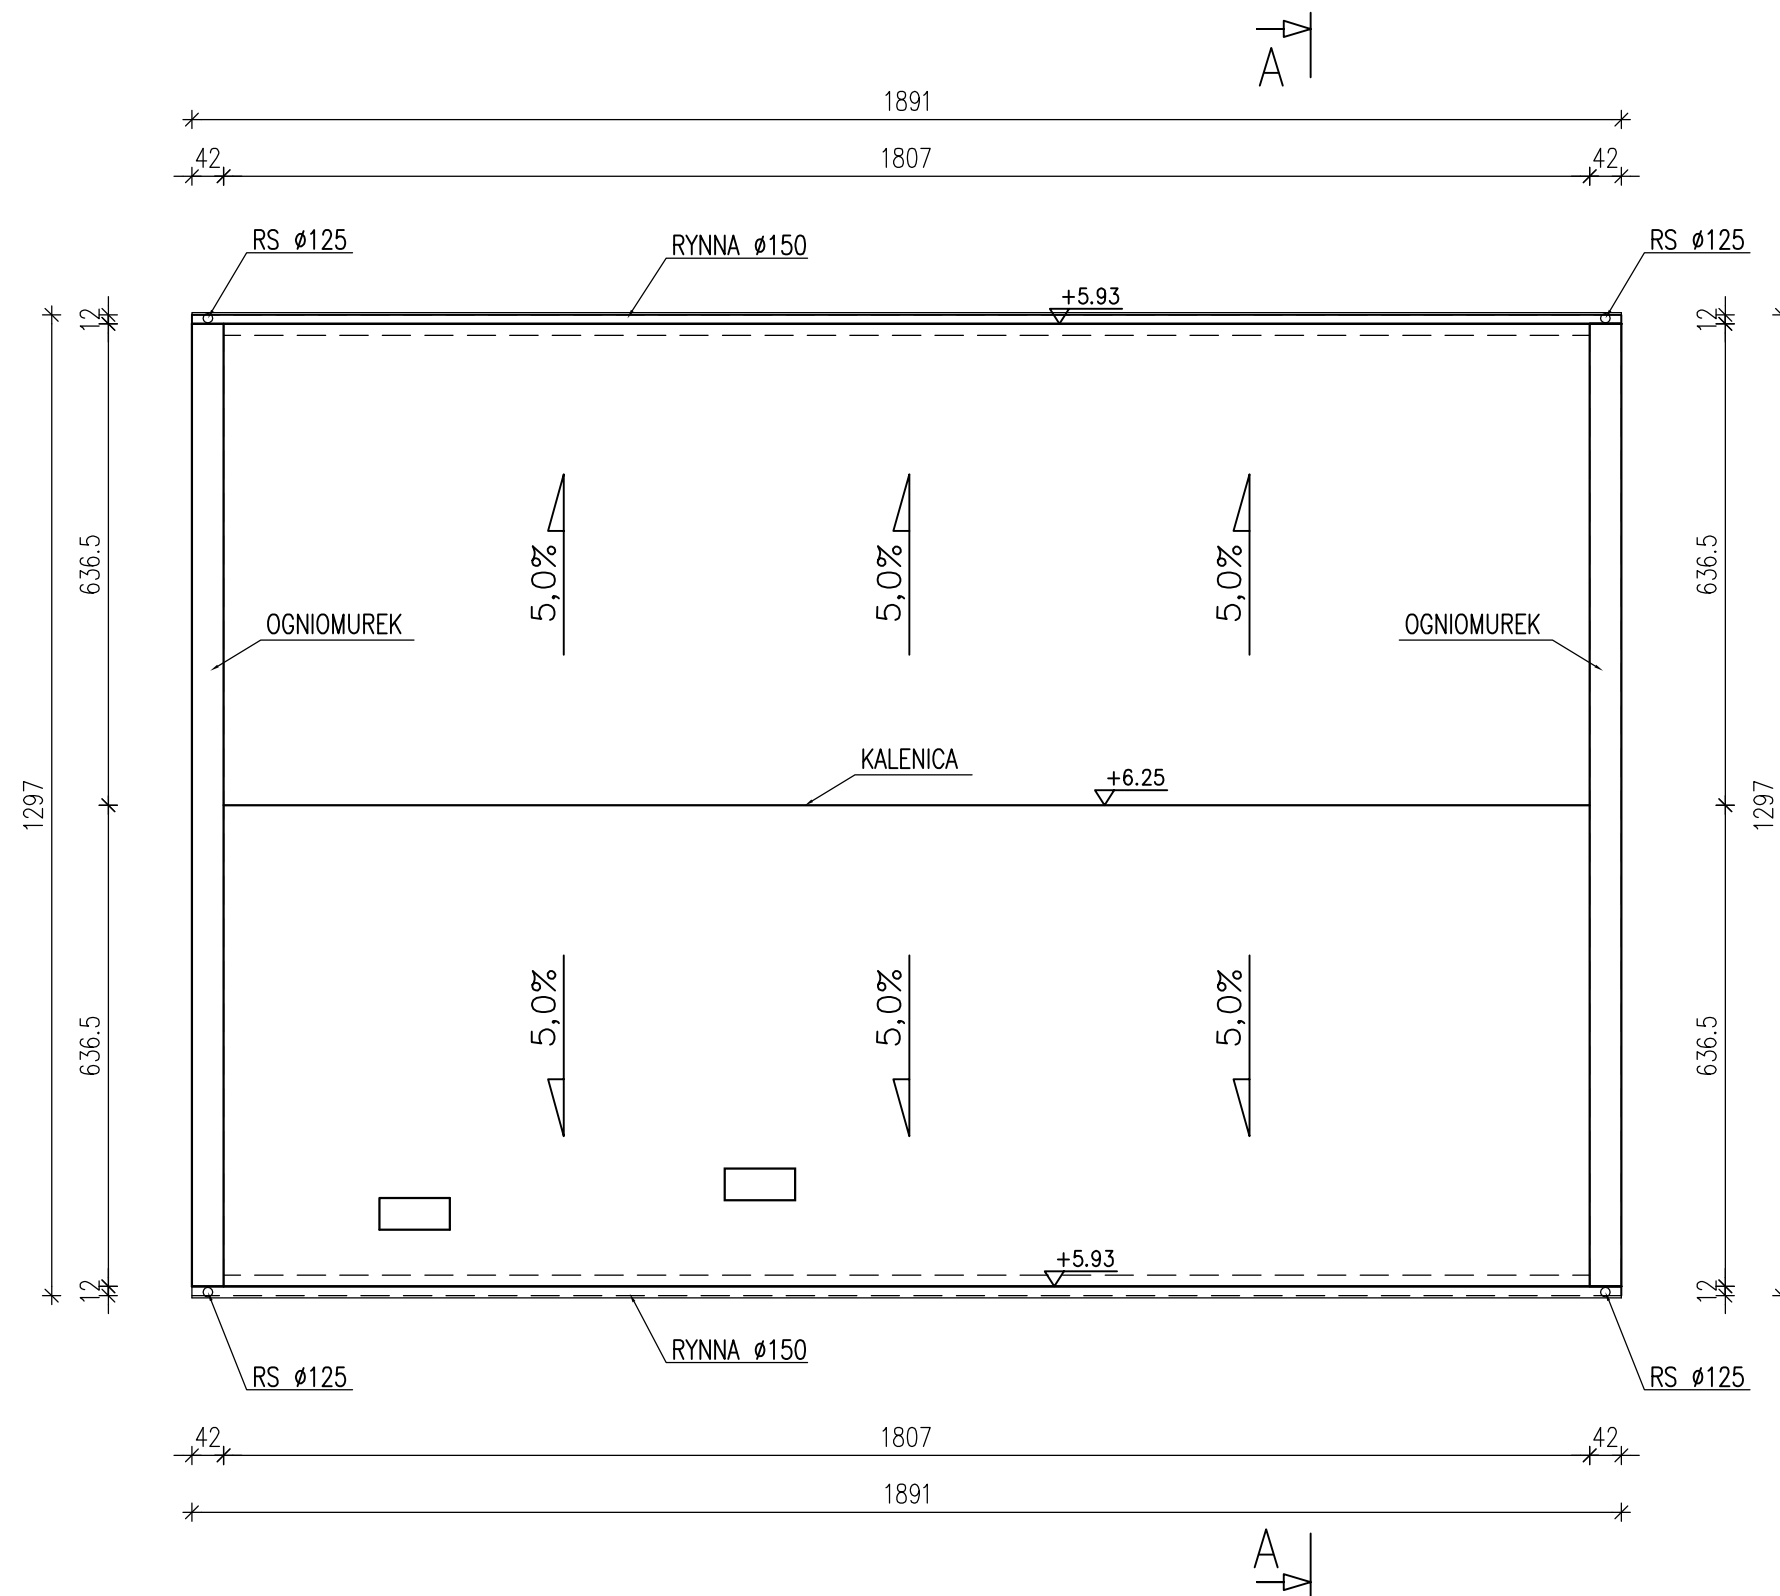

Nazwa i adres obiektu budowlanego:			
PRZEBUDOWA STACJI UZDATNIANIA WODY W MIEJSCOWOŚCI OSTROWY GM. NOWE OSTROWY			
Nazwa rysunku:		Skala:	Numer rysunku:
RZUT DACHU		1:100	7
Imię i nazwisko projektanta:	Specjalność i numer uprawnień:	Data:	Podpis:
mgr inż. Krzysztof Majtczak	LOD/0844/POOK/07	MARZEC 2008	