

# MAPA DO CELÓW PROJEKTOWYCH

Skala 1 : 500  
 ARKUSZ NR 9 (13)

woj. kujawski  
 pow. kutnowski  
 Nowe Ostrowy  
 Jednostka ewidencyjna: gmina Nowe Ostrowy – 100208.2  
 Dział ewidencyjny: Grodno – 100208.2.0003  
 Dział ewidencyjny: Nowe Ostrowy – 100208.2.0010  
 Dział ewidencyjny: Ostrowy – 100208.2.0011  
 Dział ewidencyjny: Włodziszewo – 100208.2.0013  
 Dział ewidencyjny: Włodziszewo – 100208.2.0015



Wzrost: 1,80 m  
 Waga: 75 kg  
 Data urodzenia: 1980-01-01  
 Adres: ul. Kutnowska 15, 25-100 Kutno  
 Telefon: 71 724 64 66  
 Kierownik prac: mgr inż. Marek Błaszczyk  
 upr. geod. nr 2035

Opis: Projekt kanalizacji sanitarnej i deszczowej dla zabudowy mieszkaniowej w Nowych Ostrowach. Projekt obejmuje projektowanie i wykonanie sieci kanalizacyjnej, w tym: projektowanie i wykonanie sieci kanalizacji sanitarnej (KSN) i deszczowej (KDN). Projekt obejmuje również projektowanie i wykonanie przyłączy indywidualnych do istniejącej infrastruktury kanalizacyjnej. Projekt jest zgodny z warunkami technicznymi dla projektowania i wykonania sieci kanalizacyjnych (WTK) z 2016 r. i z warunkami technicznymi dla projektowania i wykonania przyłączy indywidualnych (WPI) z 2016 r.

Układ współrzędnych: polski  
 Układ wysokości: Krosno 60  
 Oznaczenie granic obszaru, który był przedmiotem aktualizacji: Mapa aktu na dzień 28.04.2016 r.  
 Mapa wykonana 20.05.2016 r.

- Mapa do celów projektowych została wykonana w oparciu o dane z planu sytuacyjnego, który jest zgodny z warunkami technicznymi dla projektowania i wykonania sieci kanalizacyjnych (WTK) z 2016 r. i z warunkami technicznymi dla projektowania i wykonania przyłączy indywidualnych (WPI) z 2016 r.
- Nie wliczono się w terenie innych przedmiotów, o których brakuje informacji w planie sytuacyjnym, które mogłyby wpłynąć na dokładność projektu.
- Konieczność wykonania innych przedmiotów, o których brakuje informacji w planie sytuacyjnym, należy uzgodnić z inwestorem przed rozpoczęciem prac ziemnych.

Opis: Projekt kanalizacji sanitarnej i deszczowej dla zabudowy mieszkaniowej w Nowych Ostrowach. Projekt obejmuje projektowanie i wykonanie sieci kanalizacyjnej, w tym: projektowanie i wykonanie sieci kanalizacji sanitarnej (KSN) i deszczowej (KDN). Projekt obejmuje również projektowanie i wykonanie przyłączy indywidualnych do istniejącej infrastruktury kanalizacyjnej. Projekt jest zgodny z warunkami technicznymi dla projektowania i wykonania sieci kanalizacyjnych (WTK) z 2016 r. i z warunkami technicznymi dla projektowania i wykonania przyłączy indywidualnych (WPI) z 2016 r.

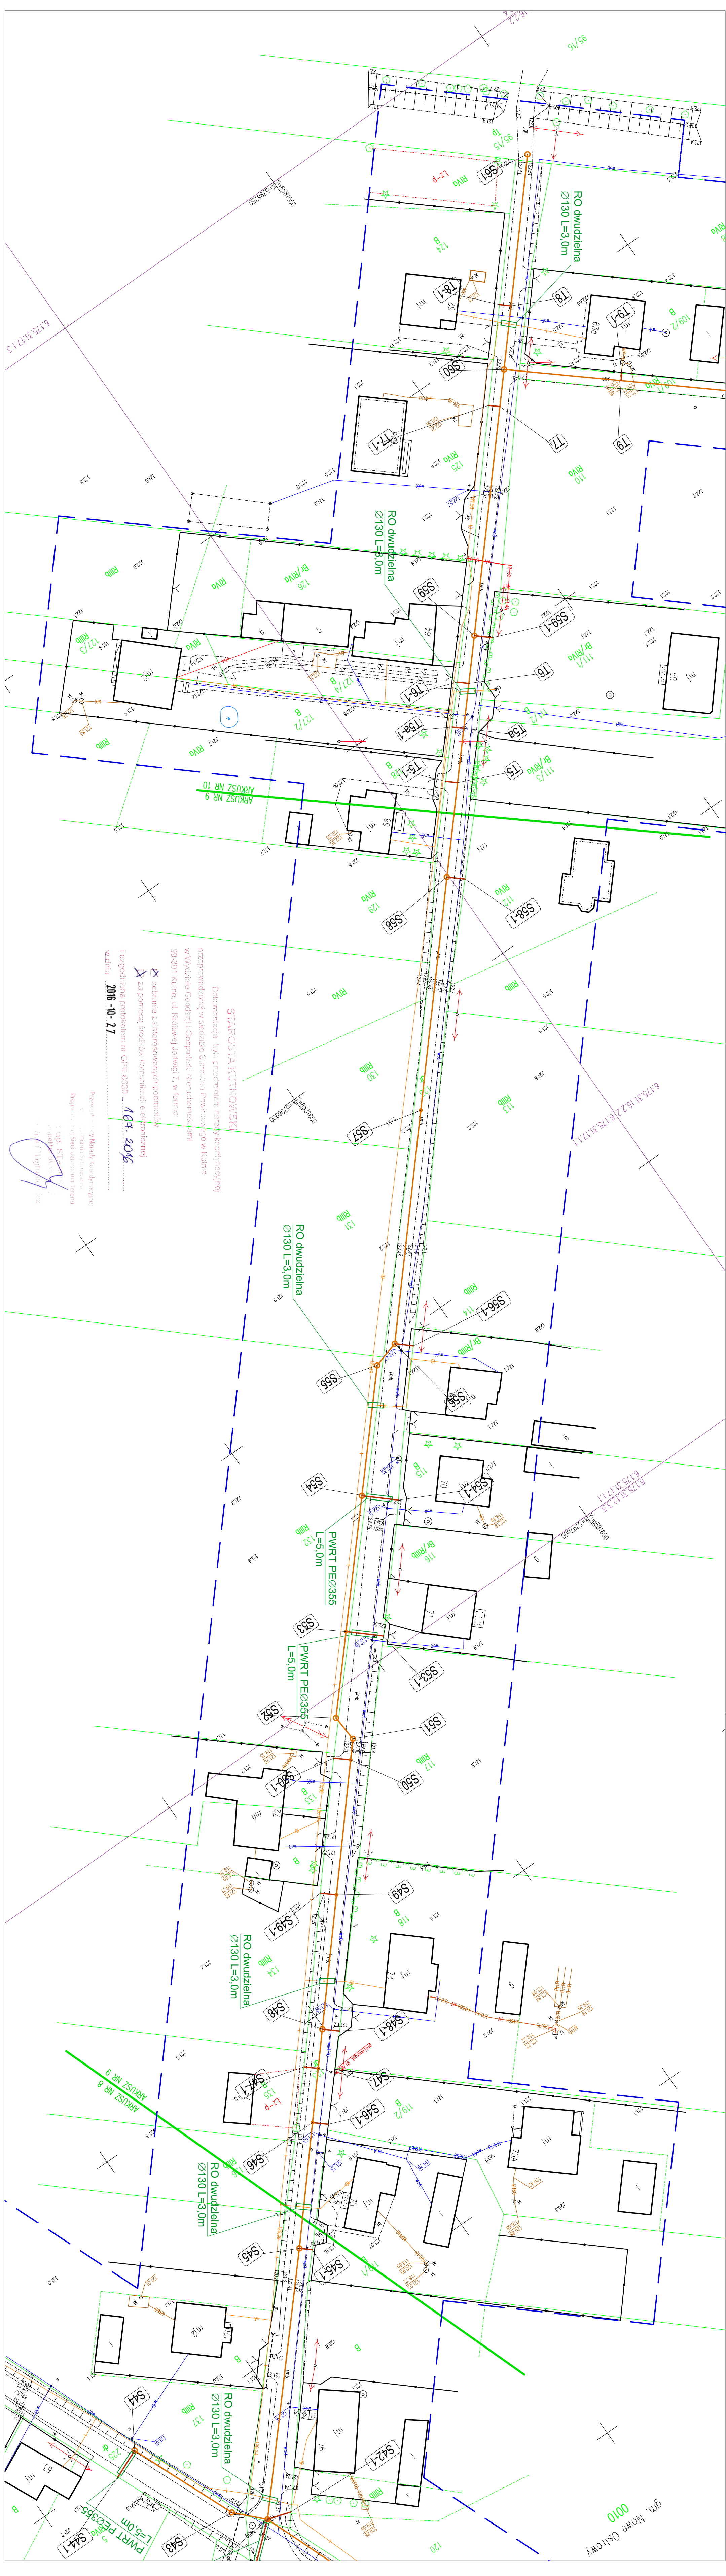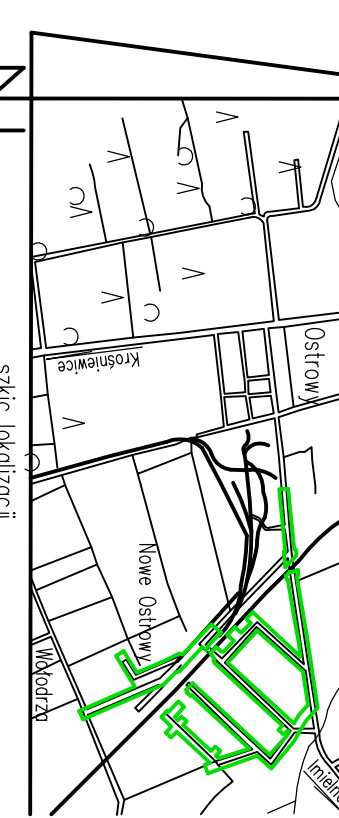

**STAROSTA KUTNOWSKI**  
 Dokumentacja techniczna projektu kanalizacji sanitarnej i deszczowej dla zabudowy mieszkaniowej w Nowych Ostrowach, ul. Kutnowska 15, w Kutnie.  
 Wzrost: 1,80 m  
 Waga: 75 kg  
 Data urodzenia: 1980-01-01  
 Adres: ul. Kutnowska 15, 25-100 Kutno  
 Telefon: 71 724 64 66  
 Kierownik prac: mgr inż. Marek Błaszczyk  
 upr. geod. nr 2035

**STAROSTA KUTNOWSKI**  
 Dokumentacja techniczna projektu kanalizacji sanitarnej i deszczowej dla zabudowy mieszkaniowej w Nowych Ostrowach, ul. Kutnowska 15, w Kutnie.  
 Wzrost: 1,80 m  
 Waga: 75 kg  
 Data urodzenia: 1980-01-01  
 Adres: ul. Kutnowska 15, 25-100 Kutno  
 Telefon: 71 724 64 66  
 Kierownik prac: mgr inż. Marek Błaszczyk  
 upr. geod. nr 2035

**STAROSTA KUTNOWSKI**  
 Dokumentacja techniczna projektu kanalizacji sanitarnej i deszczowej dla zabudowy mieszkaniowej w Nowych Ostrowach, ul. Kutnowska 15, w Kutnie.  
 Wzrost: 1,80 m  
 Waga: 75 kg  
 Data urodzenia: 1980-01-01  
 Adres: ul. Kutnowska 15, 25-100 Kutno  
 Telefon: 71 724 64 66  
 Kierownik prac: mgr inż. Marek Błaszczyk  
 upr. geod. nr 2035

**STAROSTA KUTNOWSKI**  
 Dokumentacja techniczna projektu kanalizacji sanitarnej i deszczowej dla zabudowy mieszkaniowej w Nowych Ostrowach, ul. Kutnowska 15, w Kutnie.  
 Wzrost: 1,80 m  
 Waga: 75 kg  
 Data urodzenia: 1980-01-01  
 Adres: ul. Kutnowska 15, 25-100 Kutno  
 Telefon: 71 724 64 66  
 Kierownik prac: mgr inż. Marek Błaszczyk  
 upr. geod. nr 2035

**STAROSTA KUTNOWSKI**  
 Dokumentacja techniczna projektu kanalizacji sanitarnej i deszczowej dla zabudowy mieszkaniowej w Nowych Ostrowach, ul. Kutnowska 15, w Kutnie.  
 Wzrost: 1,80 m  
 Waga: 75 kg  
 Data urodzenia: 1980-01-01  
 Adres: ul. Kutnowska 15, 25-100 Kutno  
 Telefon: 71 724 64 66  
 Kierownik prac: mgr inż. Marek Błaszczyk  
 upr. geod. nr 2035

<b>DYREKCJA INWESTYCJI W KUTNIE Sp. z o.o.</b> ul. Kutnowska 15, 25-100 Kutno		e-mail: <a href="mailto:biuro@kutinie.pl">biuro@kutinie.pl</a> www: <a href="http://www.kutinie.pl">www.kutinie.pl</a>	
Nazwa Zleceniodawcy: Budownia kanalizacji sanitarnej i deszczowej w miejscowości Nowe Ostrowy, Włodziszewo i Grodno, gmina Nowe Ostrowy		Inwestor: <b>GININA NOWE OSTROWY</b> Nowe Ostrowy 80, 99S-350 Ostrowy	
Nazwa Projektanta: Projekt zagospodarowania terenu		Skala: 1:500	
Imię i Nazwisko: <b>Lukasz Tomiak</b>		Data: 2016	
Stanowisko: <b>mgr inż. Długość Ciała</b>		Nr projektu: <b>9</b>	

**LEGENDA**

- projektowana kanalizacja sanitarnej PVC 200 - grawitacyjna
- projektowane odgałęzienie kanalizacji sanitarnej PVC160 - grawitacyjna
- projektowana kanalizacja sanitarnej PE 110 - tłoczna
- projektowana kanalizacja sanitarnej PE 40 - ciśnieniowa
- projektowana kanalizacja w/w odrębnego opracowania
- rury przewietrowe / osłonowe

**Z up. Starosty**  
**mgr inż. Długość Ciała**  
**mgr inż. Długość Ciała**